


	Valvola di interruzione del metano
	Punto di raccolta dipendenti
	Percorso di esodo verso il basso
	Percorso di esodo in orizzontale
	Sirena allarme antincendio
	Interruttore sgancio elettrico
	Quadro elettrico
	Salita tubazione metano
	Calata tubazione metano
	Estintore portatile
	Estintore carrellato
	Lampade di emergenza
	Pulsante di allarme antincendio
	U.S. Uscita di Emergenza
	Attacco per autopompa VVF

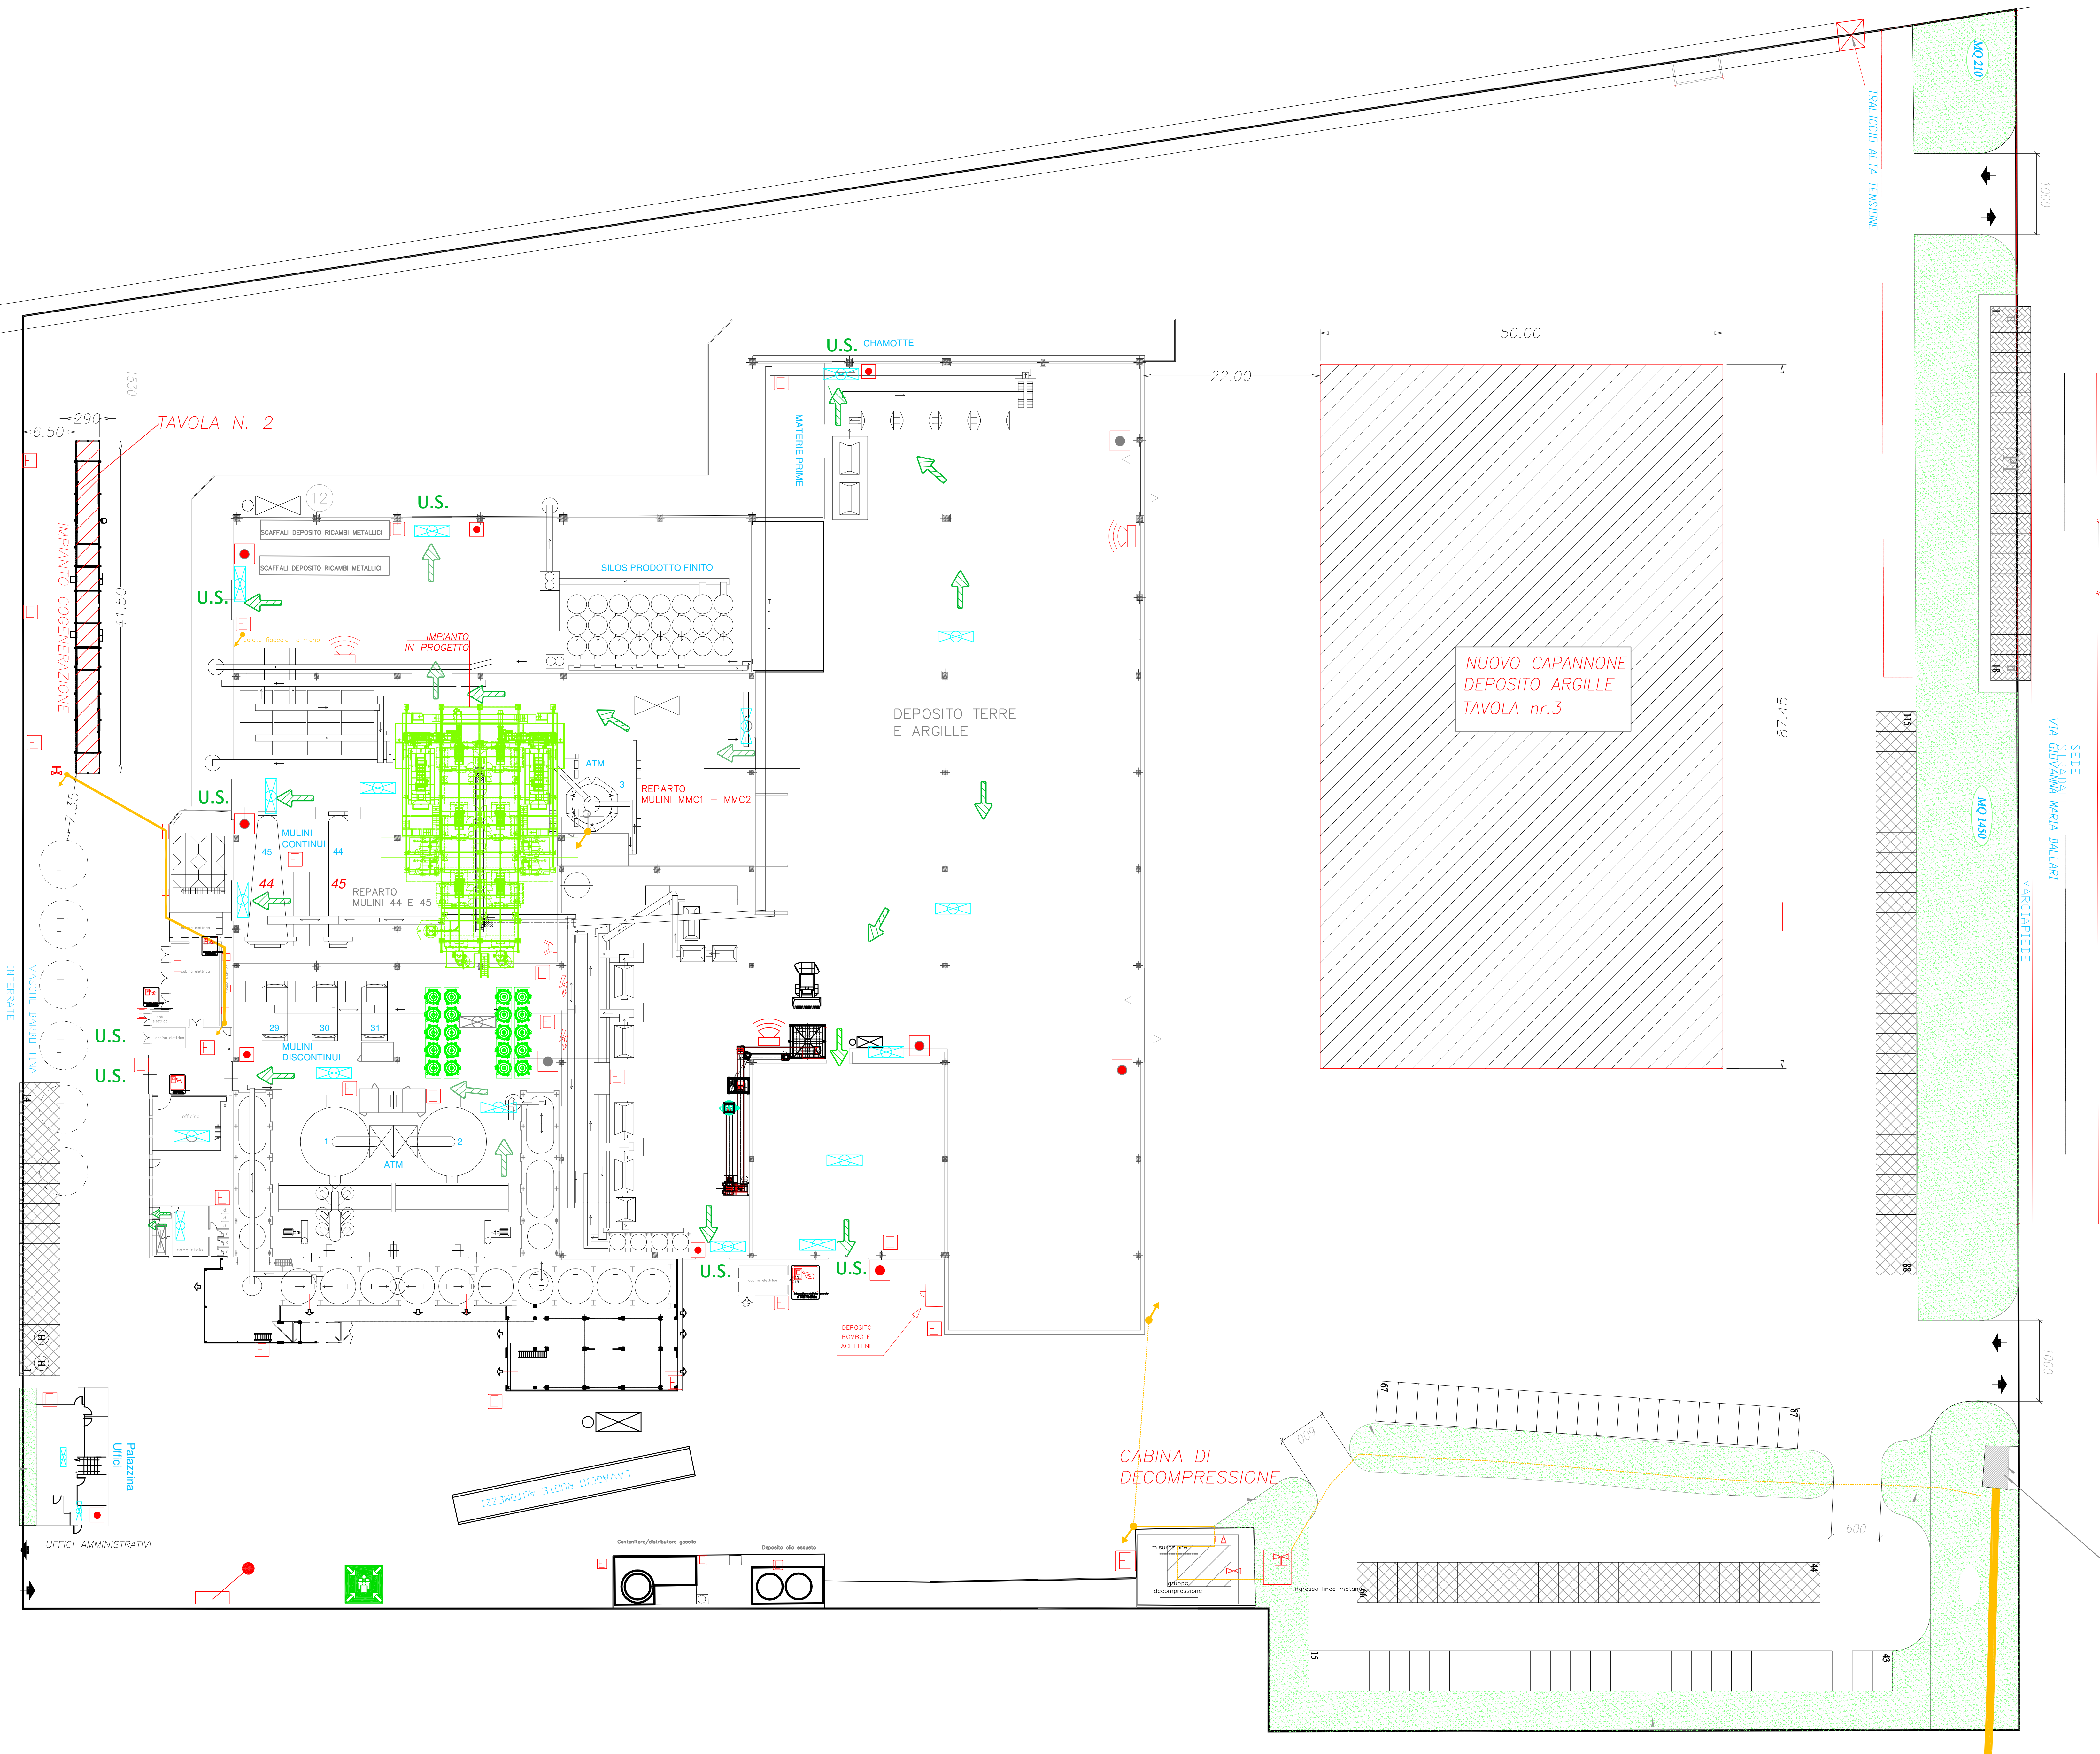

COMMITTENTE SPRAY DRY SpA Via Emilia Romagna 15 41049 SASSUOLO (MO)	Firma
LAVORO VALUTAZIONE CONFORMITA' ANTINCENDIO PRATICA n. 27621 Via Emilia Romagna 15 Sassuolo (MO)	PROGETTO n. C2D07 DATA Maggio 2021 COD.DES. C2D07 AGG.
PLANIMETRIA GENERALE	ELABORATO n. 1 VVF SCALA 1:300
	Firma
dott. ing. Daniele Contri Coll.re	
Via Gandhi 9/1 - 41122 MODENA Tel. +39 - 335 5339132 - Email: ing.danielecontri@gmail.com	