




PIANTA PIANO TERRA

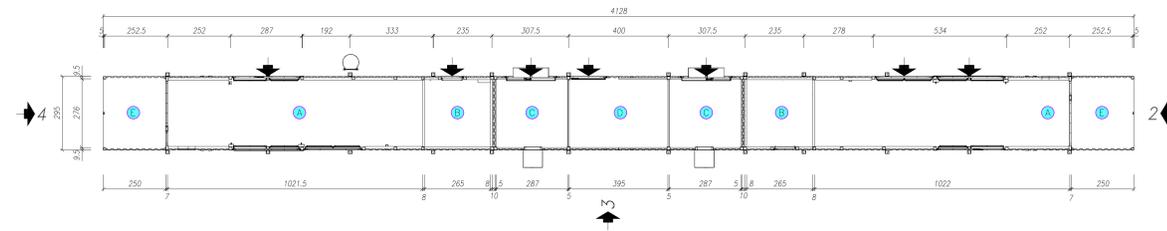


PIANTA PIANO RIALZATO

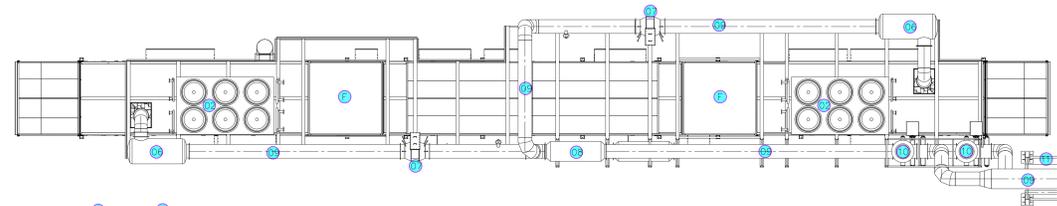


VISTA -1-

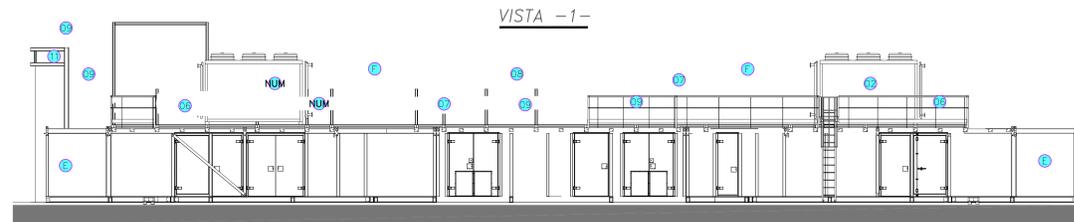


VISTA -2-

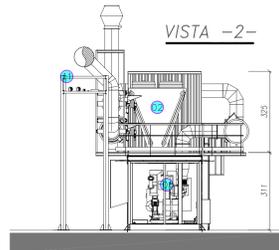

VISTA -3-

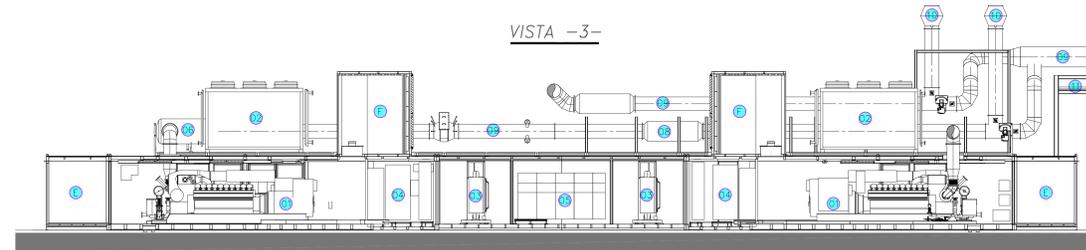

VISTA -4-

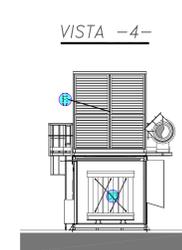

<b>COMMITTENTE</b> SPRAY DRY SpA Via Emilia Romagna 15 41049 SASSUOLO (MO)	Firma  PROGETTO n. <b>C2D07</b> DATA Maggio 2021 COL.DES. C2D07 AGG. ELABORATO n. <b>2 VVF</b> SCALA 1:100 Firma
<b>LAVORO</b> VALUTAZIONE "CONFORMITA' ANTINCENDIO" PRATICA n. 27621 Via Emilia Romagna 15 Sassuolo (MO)	Pianta Prospetti Nuovo Cogeneratore
 dott. ing. Daniele Contri Coll.re Via Gandhi 9/1 - 41122 MODENA Tel. +39- 335 5339132 - Email: ing.danielecontri@gmail.com	

LEGENDA AREA DI INTERVENTO			
NUM	DESCRIZIONE	Area Int.	DESCRIZIONE
01	QUADRANTE REGOLAZIONE MOTORE	-	PORTE ED APERTURE LOCALI
02	LOCALI QUADRI ELETTRICI MT BT	-	FORNIMENTA DI PASSAGGIO TUBAZIONI
03	LOCALI TRAPPO ELEVATORE MT BT	-	
04	LOCALI QUADRI ELETTRICI MT	-	
05	SETTI ESPANSORIALI VENTILAZIONE	-	
06	AMMISSIONE ARIA LOCALE MOTORE	-	
07	SETTI ESPANSORIALI VENTILAZIONE	-	
08	ESPULSIONE ARIA LOCALE MOTORE	-	
09	COGENERATORE	-	
10	DISPENSATORE DI EMERGENZA HT/LT	-	
11	TRASFORMATORE ELEVATORE MT BT	-	
12	QUADRI ELETTRICI BASSA TENSIONE	-	
13	QUADRI ELETTRICI MEDIA TENSIONE	-	
14	VALVENZATORE FIUM REATTIVO	-	
15	CATALIZZATORE CO	-	
16	VALVENZATORE FIUM ASSORBITIVO	-	
17	CANALE FIUM DI SCARICO	-	
18	CANALE FIUM DI SCARICO	-	
19	PIRE BLACK IN CARPENTERIA METALLICA	-	