



TECNE stp a r.l.
Via Tien An Men n.9 - scala D
41049 Sassuolo (MO)
tel. 0536/803850
fax. 0536/800735
tecne@tecnestp.com

regione
provincia
comune
via
zona urbanistica

EMILIA ROMAGNA
MODENA
SASSUOLO
via EMILIA ROMAGNA-via REGINA PACIS
MOB.A

committente

**FONDAZIONE MULLER
EDECO srl**

progettista

ASCARI ing. VITTORIO
albo ingegneri di Modena n.1092

collaboratori

Arch. Anna Billato, Arch. Chiara tedeschi
Arch. Leila Marsili, Ing. Piero Ferrari

intervento

**AUTOPORTO - 3°stralcio - sub.comparto EST
VARIANTE AL P.P.
DI INIZIATIVA PUBBLICA**
approvato con Del. G.C. n.20 del 27/02/1995
CON VALENZA DI PUA

titolo

ACQUA

tavola


09

scala

1:1000

data
operatore
file

luglio 2020
65
EDECO srl-FOND. MULLER-201923-Autoporto est- Var. piano- Tav. 09 - Planim.n. 135

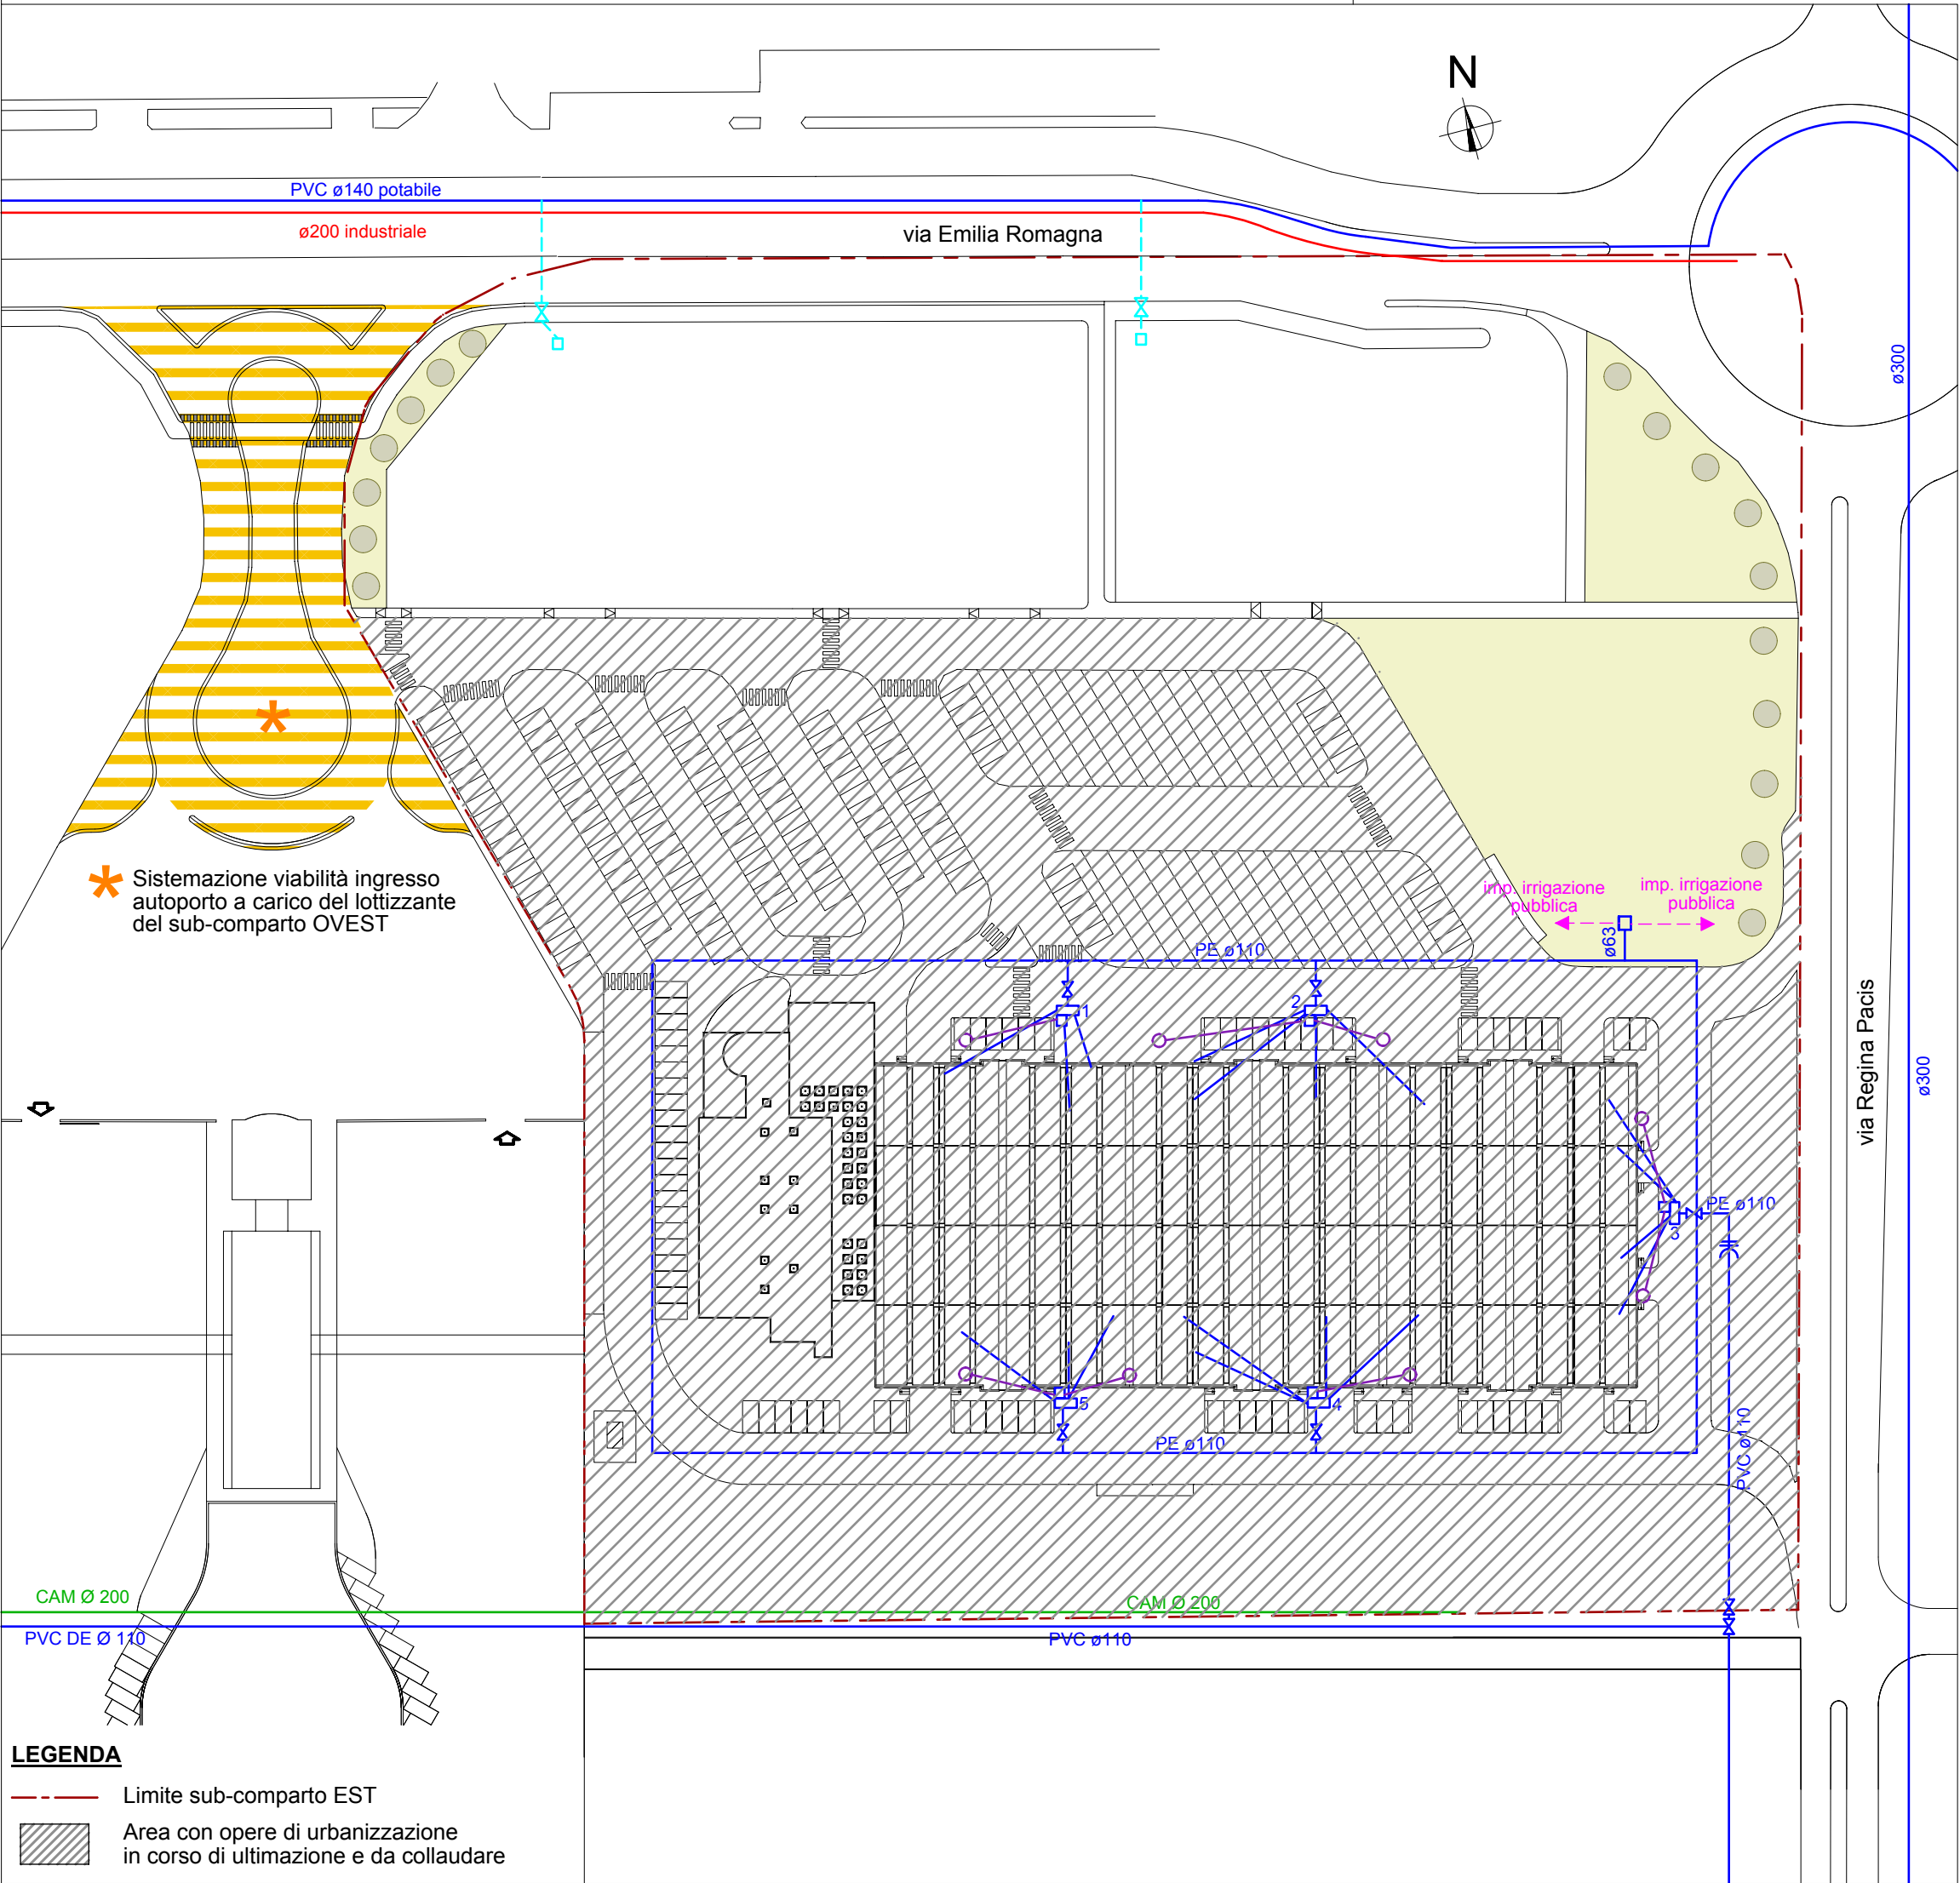


- LEGENDA**
- Limite sub-comparto EST
 - Area con opere di urbanizzazione in corso di ultimazione e da collaudare

LEGENDA RETE ACQUA	
	Acquedotto industriale esistente
	Acquedotto esistente tubazione cemento amianto (per pozzi)
	Acquedotto esistente
	Saracinesca acquedotto esistente
	Pozzetti esistenti
	Pozzetti allacciamento acqua e antincendio esistenti
	BUT 110 in PVC flangiato cartella flangiata Ø110 per PE esistente
	Posizione per idranti realizzati ed in esercizio
	Acquedotto di progetto - Ø 140 PVC PN16 a norma UNI EN 1452/2
	Saracinesca acquedotto di progetto
	Pozzetto per contatori acqua (allacciamento e contatore da eseguire dalla società erogatrice all'atto della richiesta di fornitura)
	Collegamento a rete esistente e studio del nodo a carico di HERA
	Tubo di allaccio impianto di irrigazione per verde pubblico Ø50 PEAD UNI EN 1452/2
	Pozzetto in CLS 70x70 cm per alloggiamento elettrovalvola e contatore per irrigazione pubblica

PARTICOLARE ESECUTIVO ACQUEDOTTO
scala 1:20

SEZIONE TIPO IN SEDE STRADALE

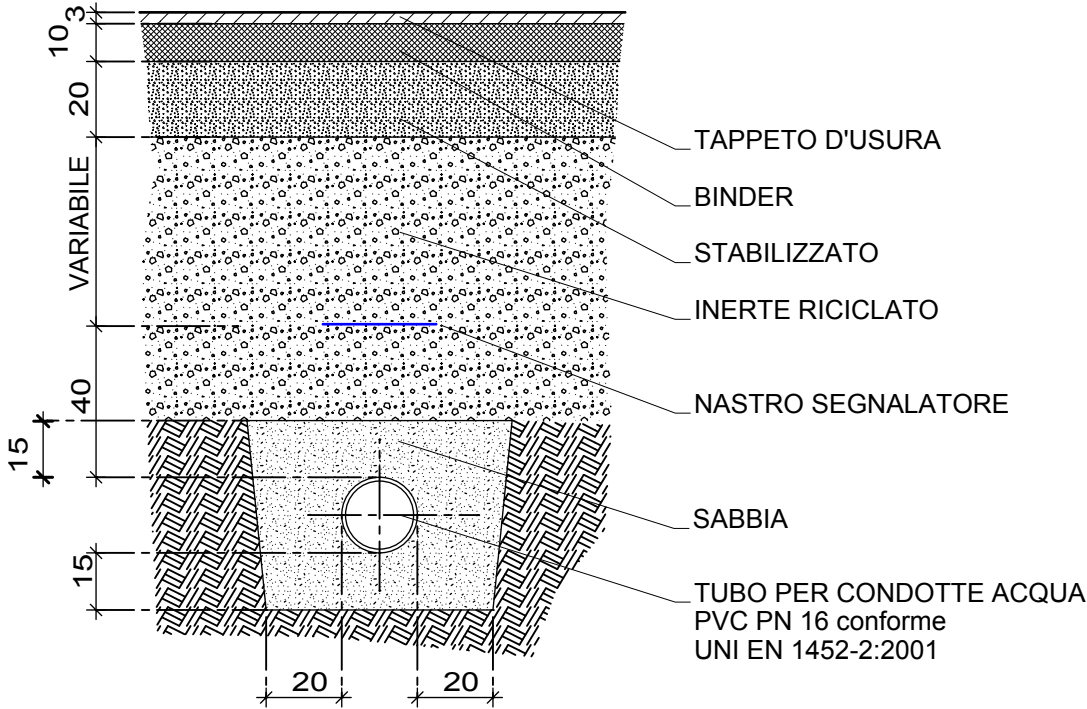

SEZIONE TIPO IN TERRENO NATURALE

